


PRZEBUDOWA SANITARIATÓW – INSTALACJA WENTYLACYJNA

SKALA 1:50

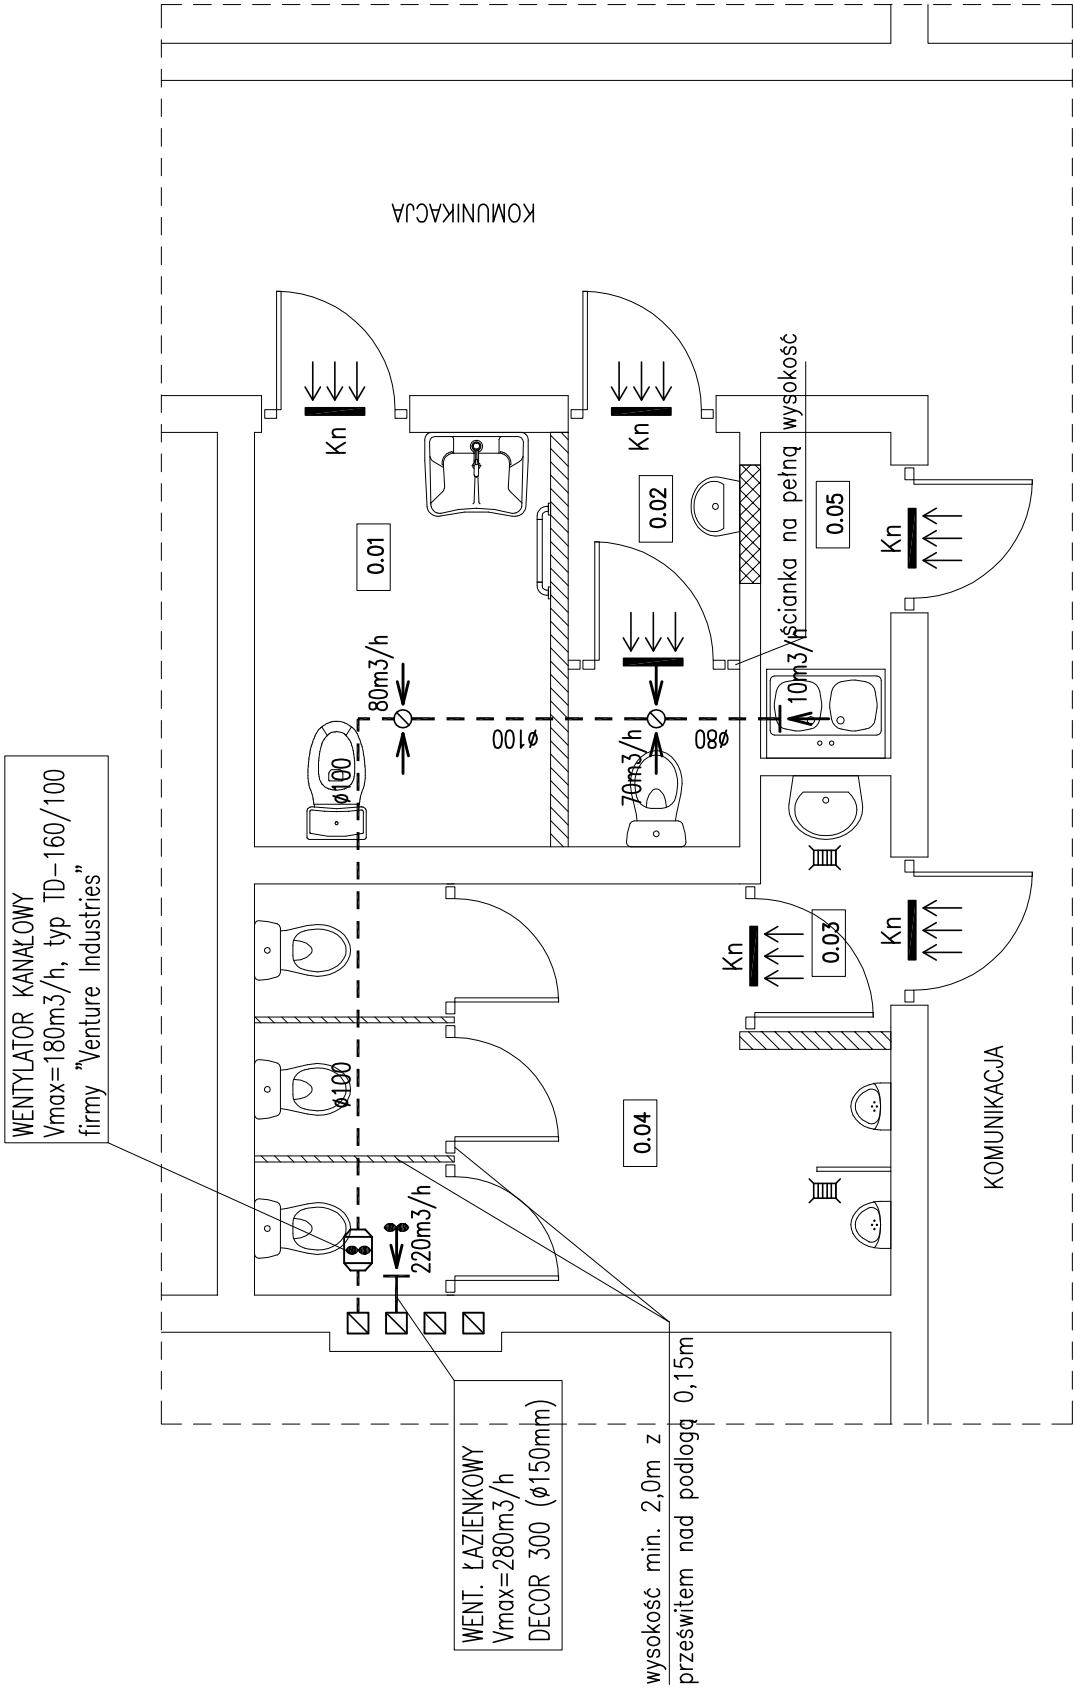

OZNACZENIA – INSTALACJA WOD.–KAN.:

- DECOR 300 – wentylator łazienkowy DECOR 300 o wyd. max. 280m³/h
włączanie sprzężone z włącznikiem światła w pom. 0.03 i 0.04
- TD-160/100– wentylator kanałowy TD-160/100 (ø100) o wyd. max. 160m³/h
włączanie sprzężone z włącznikiem światła w pom. 0.01, 0.02 i 0.05
- ø → – wentylacja wywiewna mechaniczna (went. łazienkowy)
Kn – kratka nawiewna drzwiowa 10x40cm

UWAGI:

- Przewody wentylacyjne prowadzić w przestrzeni pomiędzy stropem a sufitem podwieszonym
- Zastosować anemostaty wywiewne z możliwością regulacji strumienia powietrza

B I L A N S P O W I E R Z C H N I				
–				
NR POM.	NAZWA POMIESZCZENIA	RODZAJ POSADZKI	POW. NETTO	POW. UŻYTK.
0.01	WC niepełno. i kobiet	plyt. cer.	5.6	5.6
0.02	WC kobiet	plyt. cer.	3.2	3.2
0.03	Predsjonek WC	plyt. cer.	1.5	1.5
0.04	WC dla mężczyzn	plyt. cer.	10.8	10.8
0.05	Pom. gospodarcze	plyt. cer.	1.9	0
OGOLEM SUMA POWIERZCHNI			23	21.1

Autorskie Biuro Projektów 63-600 Kępno ul.Boczna 4						
Stanowisko	Imię Nazwisko	Nr upr.	Specjaln.	Data	Podpis	
Projektował:	mgr inż. P. Witeczak	58-90-GW	san.	02.2009		
Opracował:	inż. Ł. Skrabacz			02.2009		
Opracował:	tech. bud. J. Kalinowski			02.2009		
Temat	PRZEBUDOWA SANITARIATÓW			Stadium	P.T.	
Adres	BUDYNEK "GOK" – PERZÓW			Branża	Sanitarna	
RYSUNEK	PRZEBUDOWA POMIESZCZEŃ WC INSTALACJE WENTYLACYJNA			Skala	1:50	
				Nr rys.	28P	