


INSTALACJA CENTRALNEGO OGRZEWANIA
RZUT PARTERU
Skala 1:100

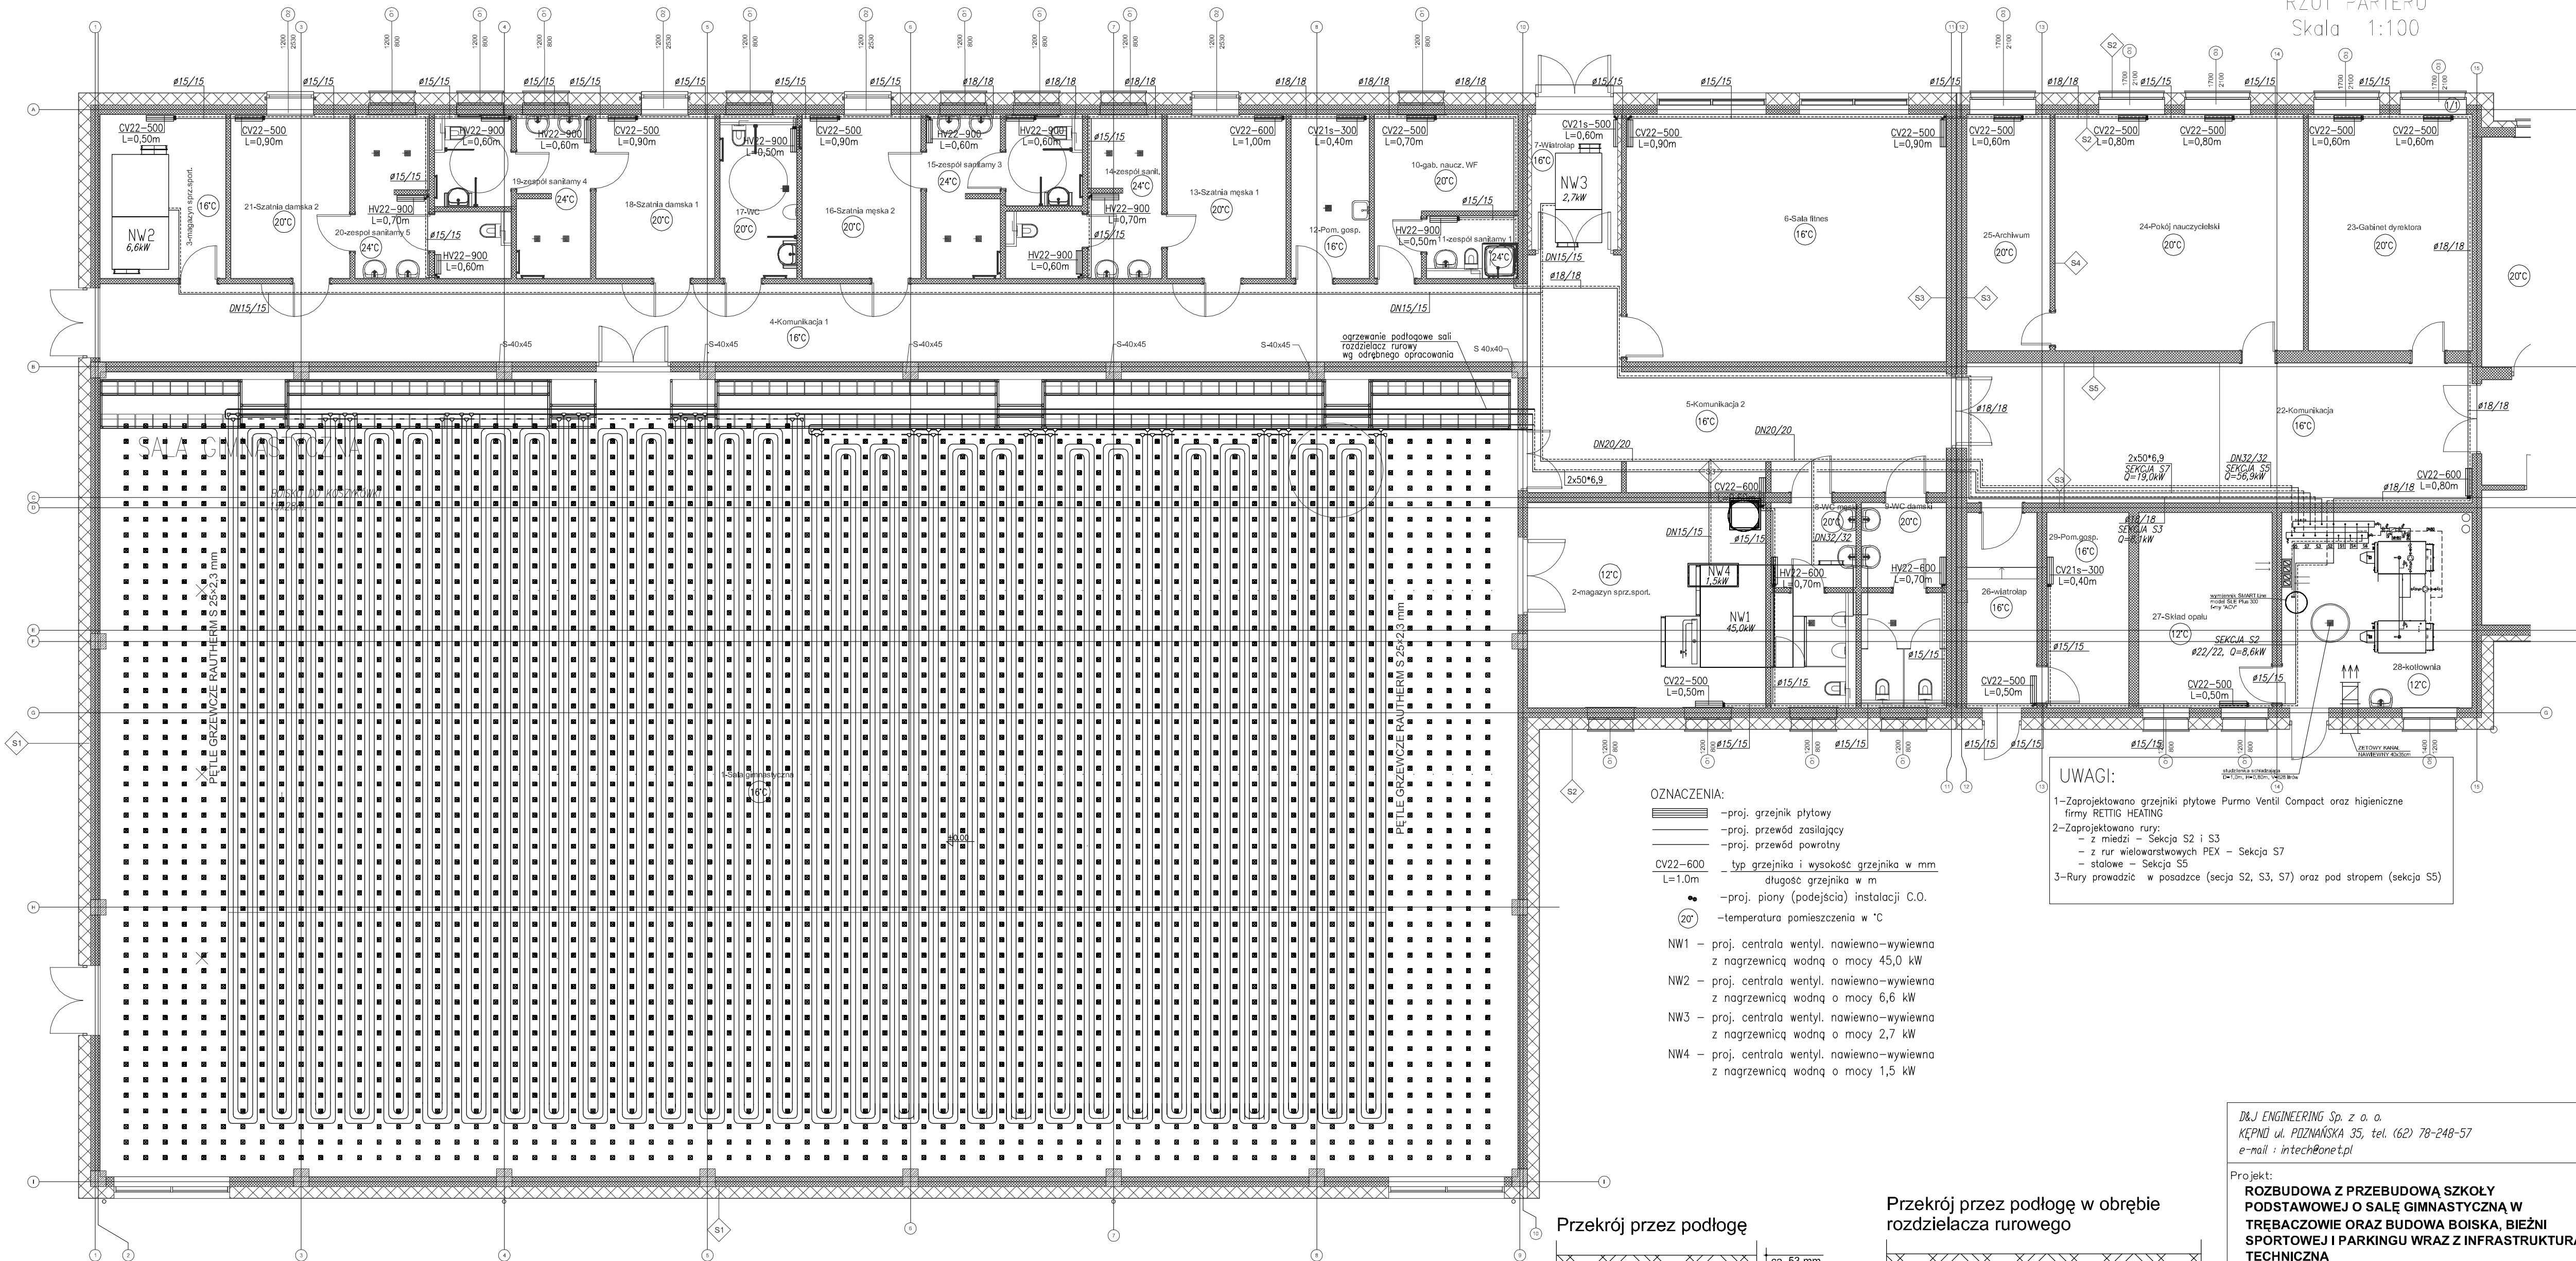

OZNACZENIA:

- proj. grzejnik płytowy
- proj. przewód zasilający
- proj. przewód powrotny
- CV22-600 L=1.0m — typ grzejnika i wysokość grzejnika w mm
- długość grzejnika w m
- proj. pion (podejście) instalacji C.O.
- 20° — temperatura pomieszczenia w °C
- NW1 — proj. centrala wentyl. nawiewno-wyiewna z nagrzewnicą wodną o mocy 45,0 kW
- NW2 — proj. centrala wentyl. nawiewno-wyiewna z nagrzewnicą wodną o mocy 6,6 kW
- NW3 — proj. centrala wentyl. nawiewno-wyiewna z nagrzewnicą wodną o mocy 2,7 kW
- NW4 — proj. centrala wentyl. nawiewno-wyiewna z nagrzewnicą wodną o mocy 1,5 kW

UWAGI:


- 1-Zaprojektowano grzejniki płytowe Purmo Ventil Compact oraz higieniczne firmy RETIG HEATING
- 2-Zaprojektowano rury:
 - z miedzi - Sekcja S2 i S3
 - z rur wielowarstwowych PEX - Sekcja S7
 - stalowe - Sekcja S5
- 3-Rury prowadzić w posadzce (sekcja S2, S3, S7) oraz pod stropem (sekcja S5)

Petle grzejne z rur Rehau Rauterm-S 25x2,3


Zasilanie / powrót z rur Rauterm-FW 40x3,7

UWAGI


Odstęp pomiędzy węzownicami ogrzewania podłogowego - 10 cm

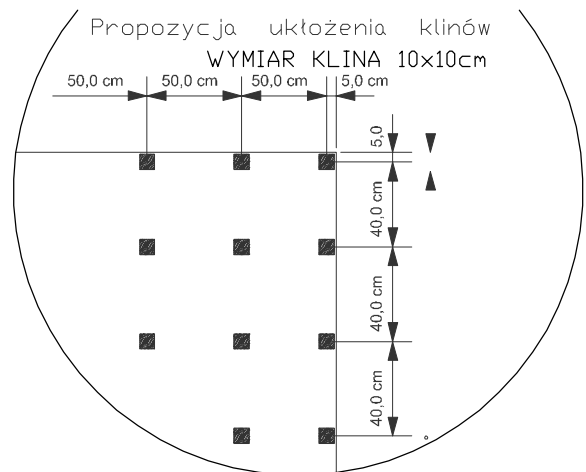

Przekrój przez podłogę

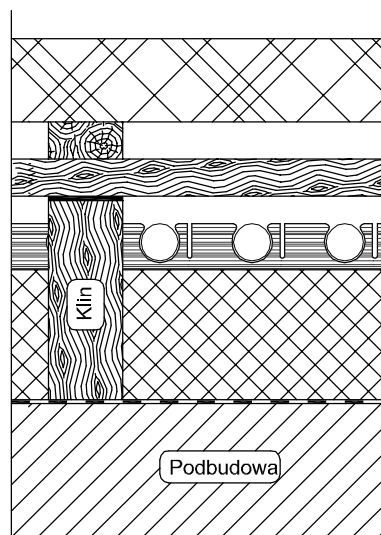

Przekrój przez podłogę w obrębie rozdzielacza rurowego

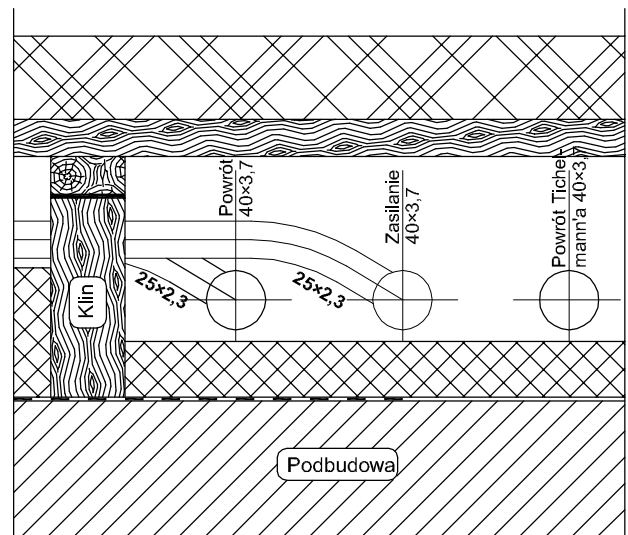

D&J ENGINEERING Sp. z o.o.
KĘPNO ul. POZNAŃSKA 35, tel. (62) 78-248-57
e-mail : intech@onet.pl

Projekt:
**ROZBUDOWA Z PRZEBUDOWĄ SZKOŁY
PODSTAWOWEJ O SALĘ GIMNASTYCZNĄ W
TRĘBACZOWIE ORAZ BUDOWA BOISKA, BIEŻNI
SPORTOWEJ I PARKINGU WRAZ Z INFRASTRUKTURA
TECHNICZNA**

Adres: dz. nr ew. 126/2, 125,
Trębaczów 142, 63-642 Perzów

Inwestor: Gmina Perzów
Perzów 78, 63-642 Perzów

Rzut przyziemia - instalacja c.o.
i ogrzewania podłogowego

PROJEKTANT mgr inż. Piotr Włczak
NR. UPR. PROJ. 58-90-GW
SPRAWDZAJĄCY mgr inż. Ewa Ściarska
NR. UPR. PROJ. 194/01/DUW
ASYSTENT PROJ. mgr inż. S. Nawrot
ASYSTENT PROJ.

DATA: KWIECIEŃ 2016 RYSUNEK NR 1/100

STRONA NR...